
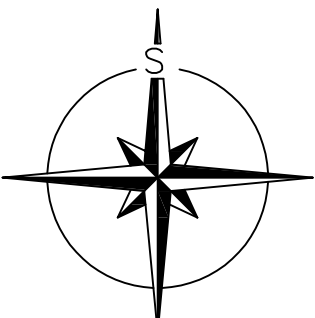


CELKOVÁ SITUACE STAVBY  
M 1:500

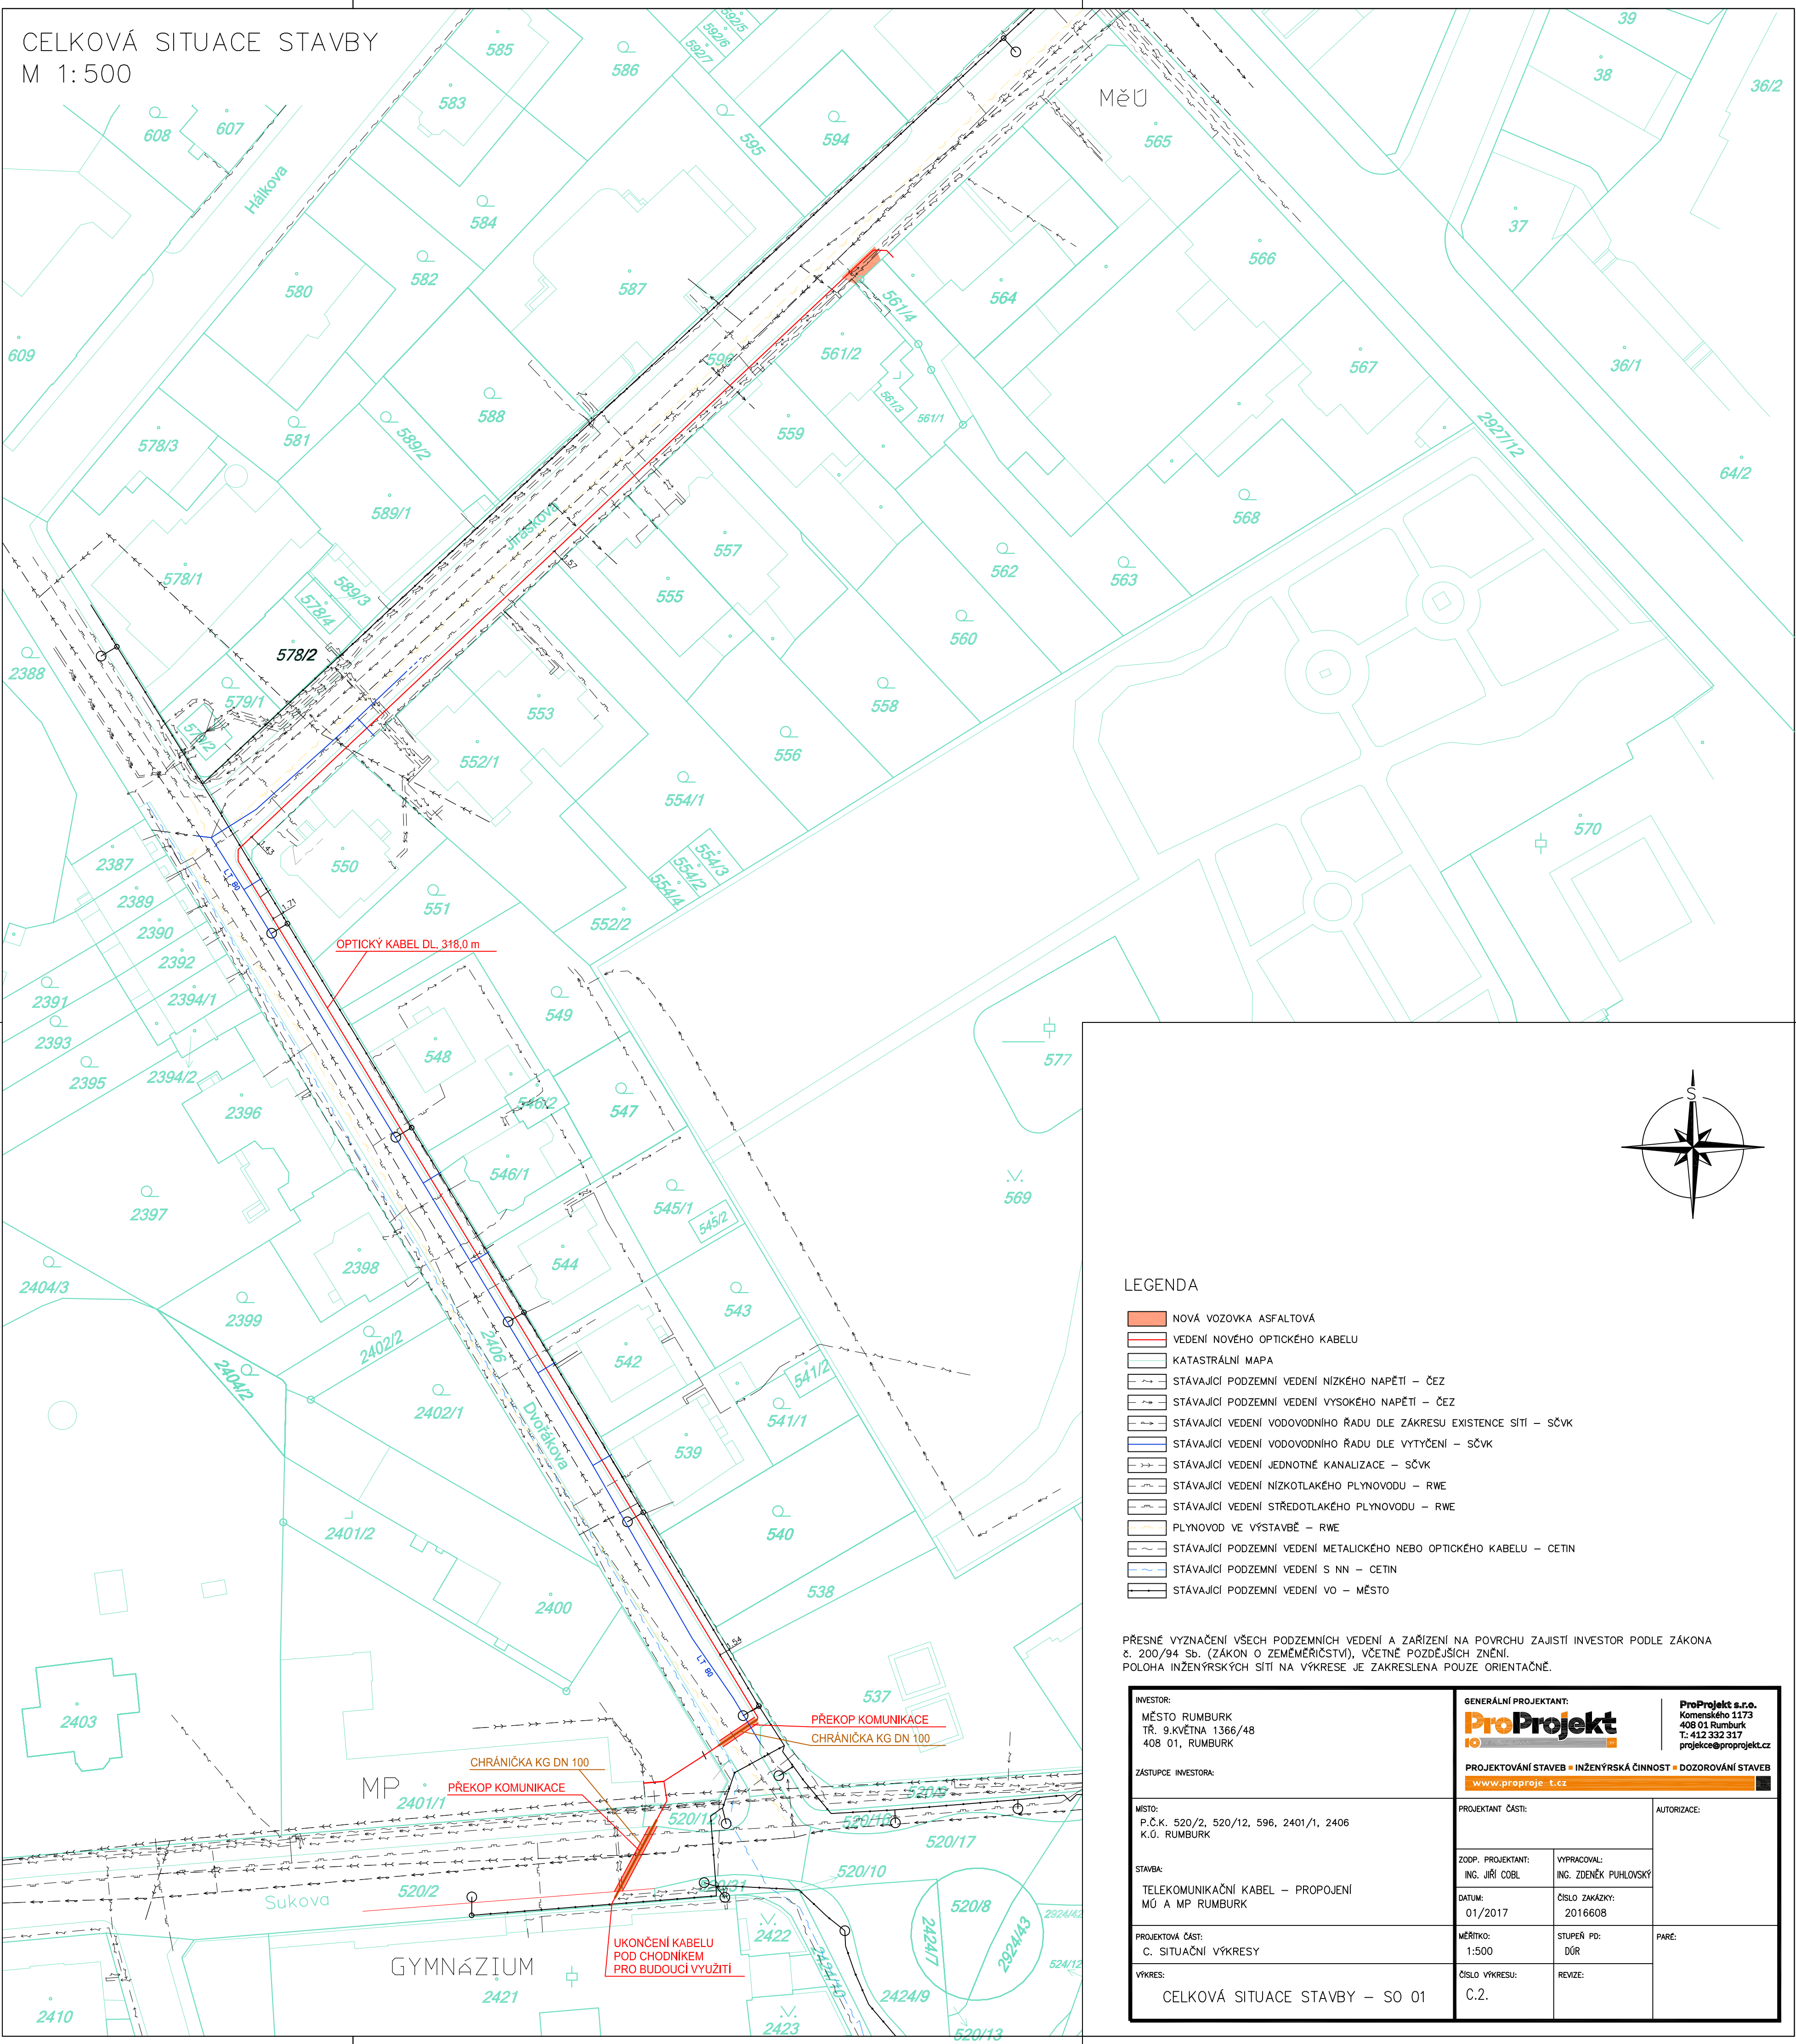

LEGENDA

- NOVÁ VOZOVKA ASFALTOVÁ
- VEDENÍ NOVÉHO OPTICKÉHO KABELU
- KATASTRÁLNÍ MAPA
- STÁVAJÍCÍ PODZEMNÍ VEDENÍ NÍZKÉHO NAPĚTÍ – ČEZ
- STÁVAJÍCÍ PODZEMNÍ VEDENÍ VYSOKÉHO NAPĚTÍ – ČEZ
- STÁVAJÍCÍ VEDENÍ VODOVODNÍHO ŘADU DLE ZÁKRESU EXISTENCE SITI – SČVK
- STÁVAJÍCÍ VEDENÍ VODOVODNÍHO ŘADU DLE VYTÝČENÍ – SČVK
- STÁVAJÍCÍ VEDENÍ JEDNOTNÉ KANALIZACE – SČVK
- STÁVAJÍCÍ VEDENÍ NÍZKOTLAKÉHO PLYNOVODU – RWE
- STÁVAJÍCÍ VEDENÍ STŘEDOTLAKÉHO PLYNOVODU – RWE
- PLYNOVOD VE VÝSTAVBĚ – RWE
- STÁVAJÍCÍ PODZEMNÍ VEDENÍ METALICKÉHO NEBO OPTICKÉHO KABELU – CETIN
- STÁVAJÍCÍ PODZEMNÍ VEDENÍ S NN – CETIN
- STÁVAJÍCÍ PODZEMNÍ VEDENÍ VO – MĚSTO

PŘESNÉ VYZNAČENÍ VŠECH PODZEMNÍCH VEDENÍ A ZAŘÍZENÍ NA POVRCHU ZAJISTÍ INVESTOR PODLE ZÁKONA č. 200/94 Sb. (ZÁKON O ZEMĚMĚŘÍCTVÍ), VČETNĚ POZDĚJŠÍCH ZNĚNÍ.  
POLOHA INŽENÝRSKÝCH SÍTÍ NA VÝKRESE JE ZAKRESLENA POUZE ORIENTAČNĚ.

INVESTOR: MĚSTO RUMBURK TR. 9.KVĚTNA 1366/48 408 01, RUMBURK		GENERÁLNÍ PROJEKTANT: <b>ProProjekt</b> PROJEKTOVÁNÍ STAVEB ■ INŽENÝRSKÁ ČINNOST ■ DOZOROVÁNÍ STAVEB www.proproje.t.cz		ProProjekt s.r.o. Komenského 1173 408 01 Rumburk T: 412 332 317 projekce@proprojekt.cz
ZÁSTUPCE INVESTORA:		PROJEKTANT ČÁSTI:		AUTORIZACE:
MÍSTO: P.Č.K. 520/2, 520/12, 596, 2401/1, 2406 K.Ú. RUMBURK		ZODP. PROJEKTANT: ING. JIŘÍ COBL	VYPRACOVAL: ING. ZDENĚK PUHLÓVSKÝ	
STAVBA: TELEKOMUNIKAČNÍ KABEL – PROPOJENÍ MÚ A MP RUMBURK		DATUM: 01/2017	ČÍSLO ZAKÁZKY: 2016608	PARE:
PROJEKTOVÁ ČÁST: C. SITUÁČNÍ VÝKRESY		MĚŘÍTKO: 1:500	STUPEŇ PD: DÚR	
VÝKRES: CELKOVÁ SITUACE STAVBY – SO 01		ČÍSLO VÝKRESU: C.2.	REVIZE:	