



ÚSEK STRAVOVÁNÍ - PŮDORYS 1.NP

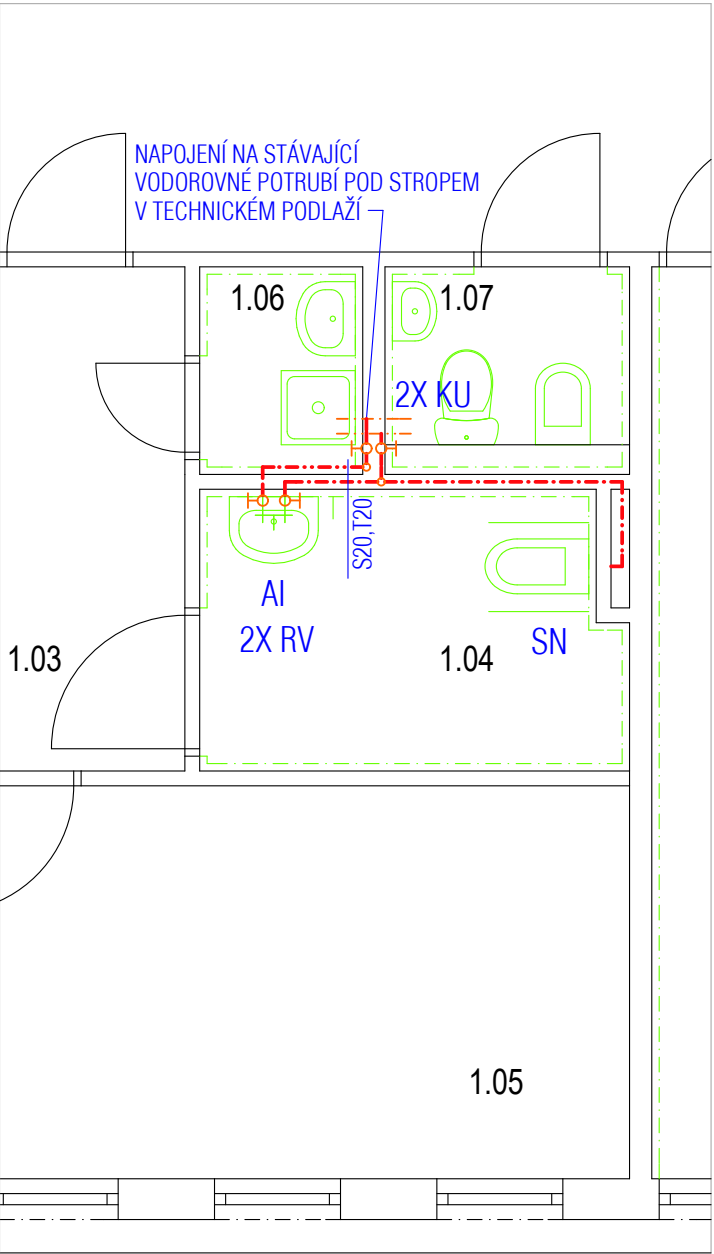

PAVILON 1. STUPNĚ - PŮDORYS 1.NP

LEGENDA ZAŘIZOVACÍCH PŘEDMĚTŮ			
AI	ARMATURA SMĚŠOVACÍ UMYVADLOVÁ STOJÁNKOVÁ PRO IMOBILNÍ	2	KUSY
RV	ROHOVÝ VENTIL S PŘIPOJOVACÍ HADIČKOU	4	KUSY
KU	KULOVÝ UZAVÍRACÍ VENTIL	4	KUSY
SN	SPLACHOVACÍ NÁDRŽ PRO ZÁVĚSNÉ WC PRO ZAZDĚNÍ	2	KUSY

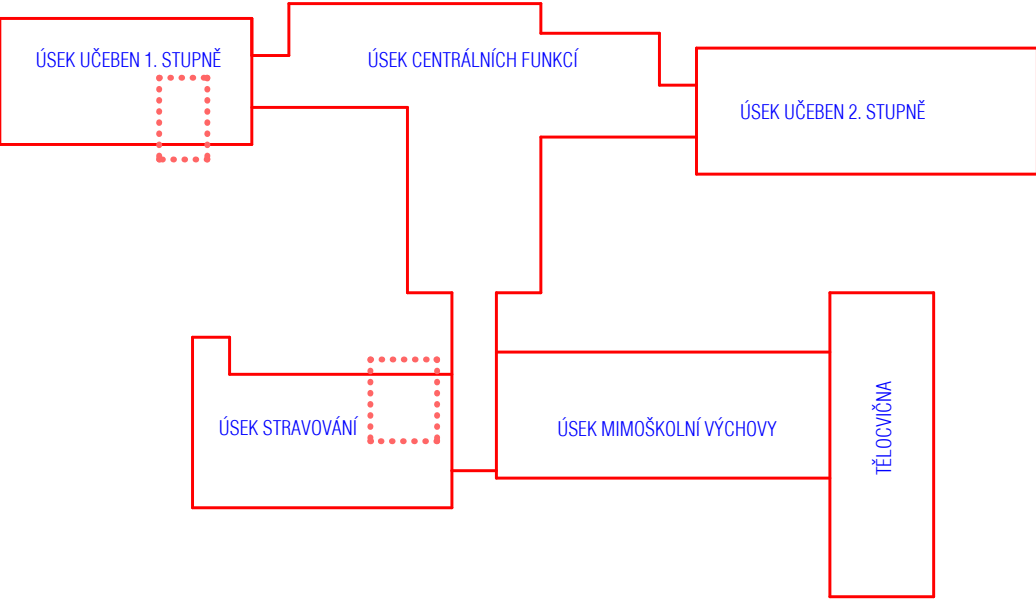

	ZAKLADNÍ ŠKOLA U NEMOCNICE, RUMBURK ŘEŠENÍ BEZBARIEROVÉHO VYUŽÍVÁNÍ	
	MÍSTO STAVBY : RUMBURK, U NEMOCNICE 1132/5	KATASTR : RUMBURK, P.Č. 2903/2
STAVEBNÍK :	MĚSTO RUMBURK	TELEFON : 412356233
ZPRACOVATEL PD :	ING. ARCH. LIBOR KRÁL	EMAIL : libor.kral@email.cz
PROJEKTANT :	ING. ARCH. LIBOR KRÁL - ČKAIT 0402350	TELEFON : 608411930
STUPEŇ PD :	DOKUMENTACE PRO PROVÁDĚNÍ STAVBY	MĚŘÍTKO : 1 : 50
DATUM :	01/2017	FORMÁT : 2 A4
NÁZEV ČÁSTI PD :	D 1.4 - ZDRAVOTNĚ TECHNICKÉ INSTALACE	ČÍSLO ZAKÁZKY : 03/PS/16
NÁZEV VÝKRESU :	VODOVOD	ČÍSLO VÝKRESU : 2