


PAVILON 2. STUPNĚ - PŮDORYS 2.NP

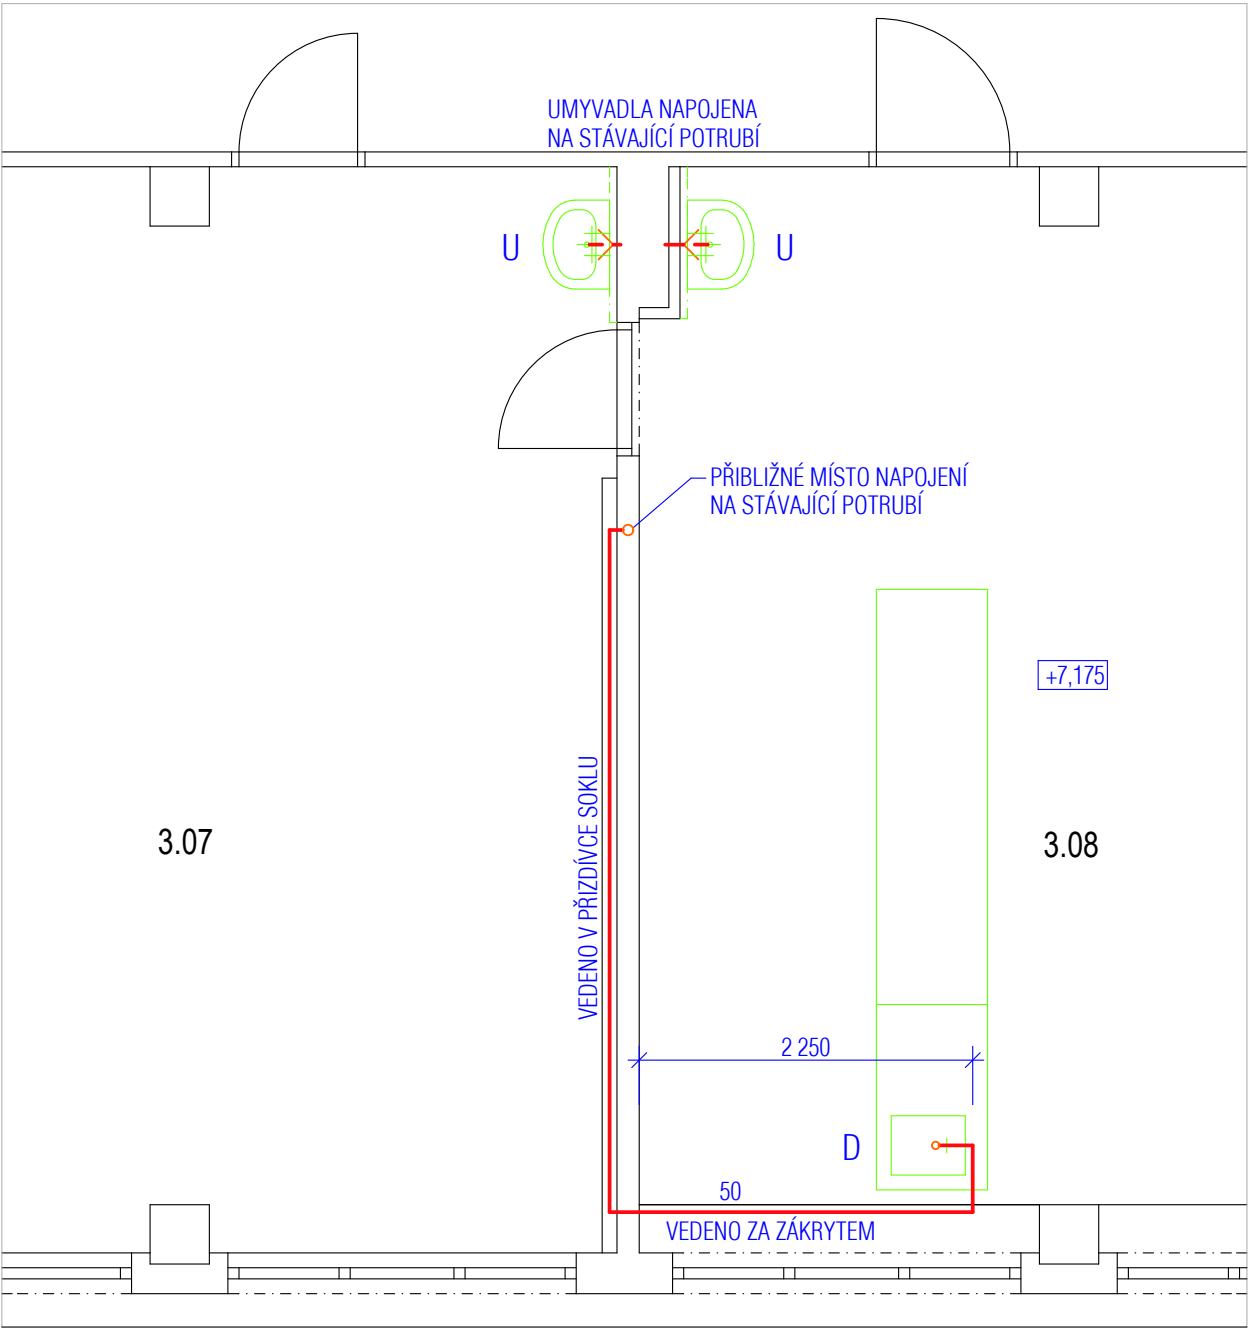


PAVILON 2. STUPNĚ - PŮDORYS 3.NP

LEGENDA ZAŘÍZOVACÍCH PŘEDMĚTŮ

U	UMYVADLO 600/450MM S POLOSLOUPEM	2 KUSY
UI	UMYVADLO 650/550MM PRO IMOBILNÍ	1 KUS
WC	KLOZET 700/350MM PRO IMOBILNÍ	1 KUS
D	DŘEZ INTEGROVANÝ 500/400MM	1 KUS

POZNÁMKY

- UMÍSTĚNÍ NAPOJOVACÍCH MÍST JE POUZE INFORMATIVNÍ, STÁVAJÍCÍ VEDENÍ JSOU PŘEVÁŽNĚ ZAKRYTA STÁVAJÍCÍMI KONSTRUKCEMI

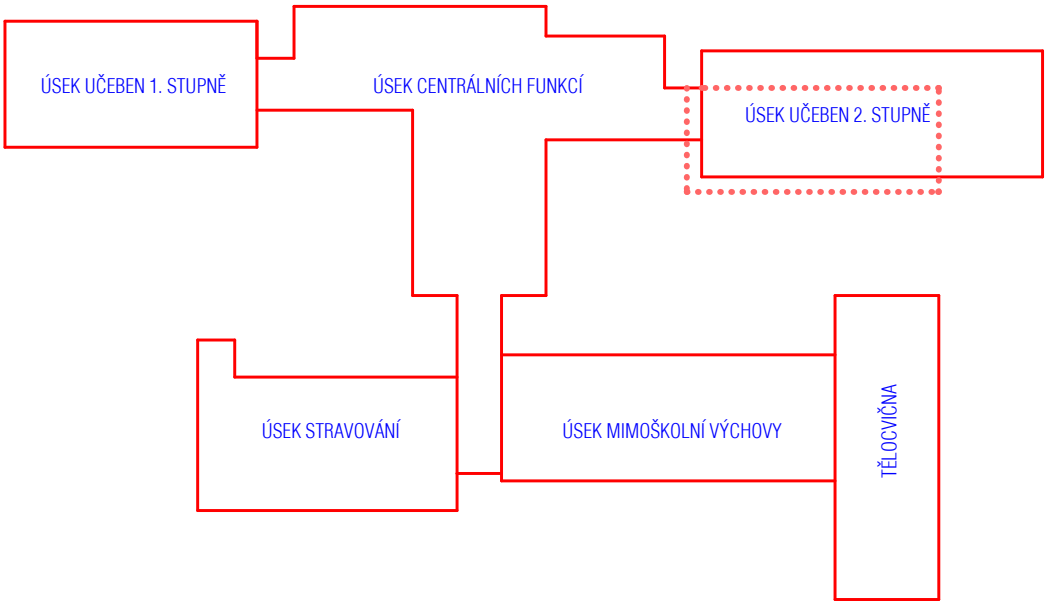

	ZÁKLADNÍ ŠKOLA U NEMOCNICE, RUMBURK STAVEBNÍ ÚPRAVY UČEBNY FYZIKY	
	MÍSTO STAVBY : RUMBURK, U NEMOCNICE 1132/5	KATASTR : RUMBURK, P.Č. 2903/2
STAVEBNÍK :	MĚSTO RUMBURK	TELEFON : 412356233
ZPRACOVATEL PD :	ING. ARCH. LIBOR KRÁL	EMAIL : libor.kral@email.cz
PROJEKTANT :	ING. ARCH. LIBOR KRÁL - ČKAIT 0402350	TELEFON : 608411930
STUPEŇ PD :	DOKUMENTACE PRO PROVÁDĚNÍ STAVBY	MĚŘÍTKO : 1 : 50
DATUM :	01/2017	FORMÁT : 2 A4
NÁZEV ČÁSTI PD :	D 1.4 - ZDRAVOTNĚ TECHNICKÉ INSTALACE	ČÍSLO ZAKÁZKY : 03/PS/16
NÁZEV VÝKRESU :	KANALIZACE	ČÍSLO VÝKRESU : 1