


SITUACE DOPRAVNÍHO ZNAČENÍ
M 1:250
k.ú. Rumburk [743518]

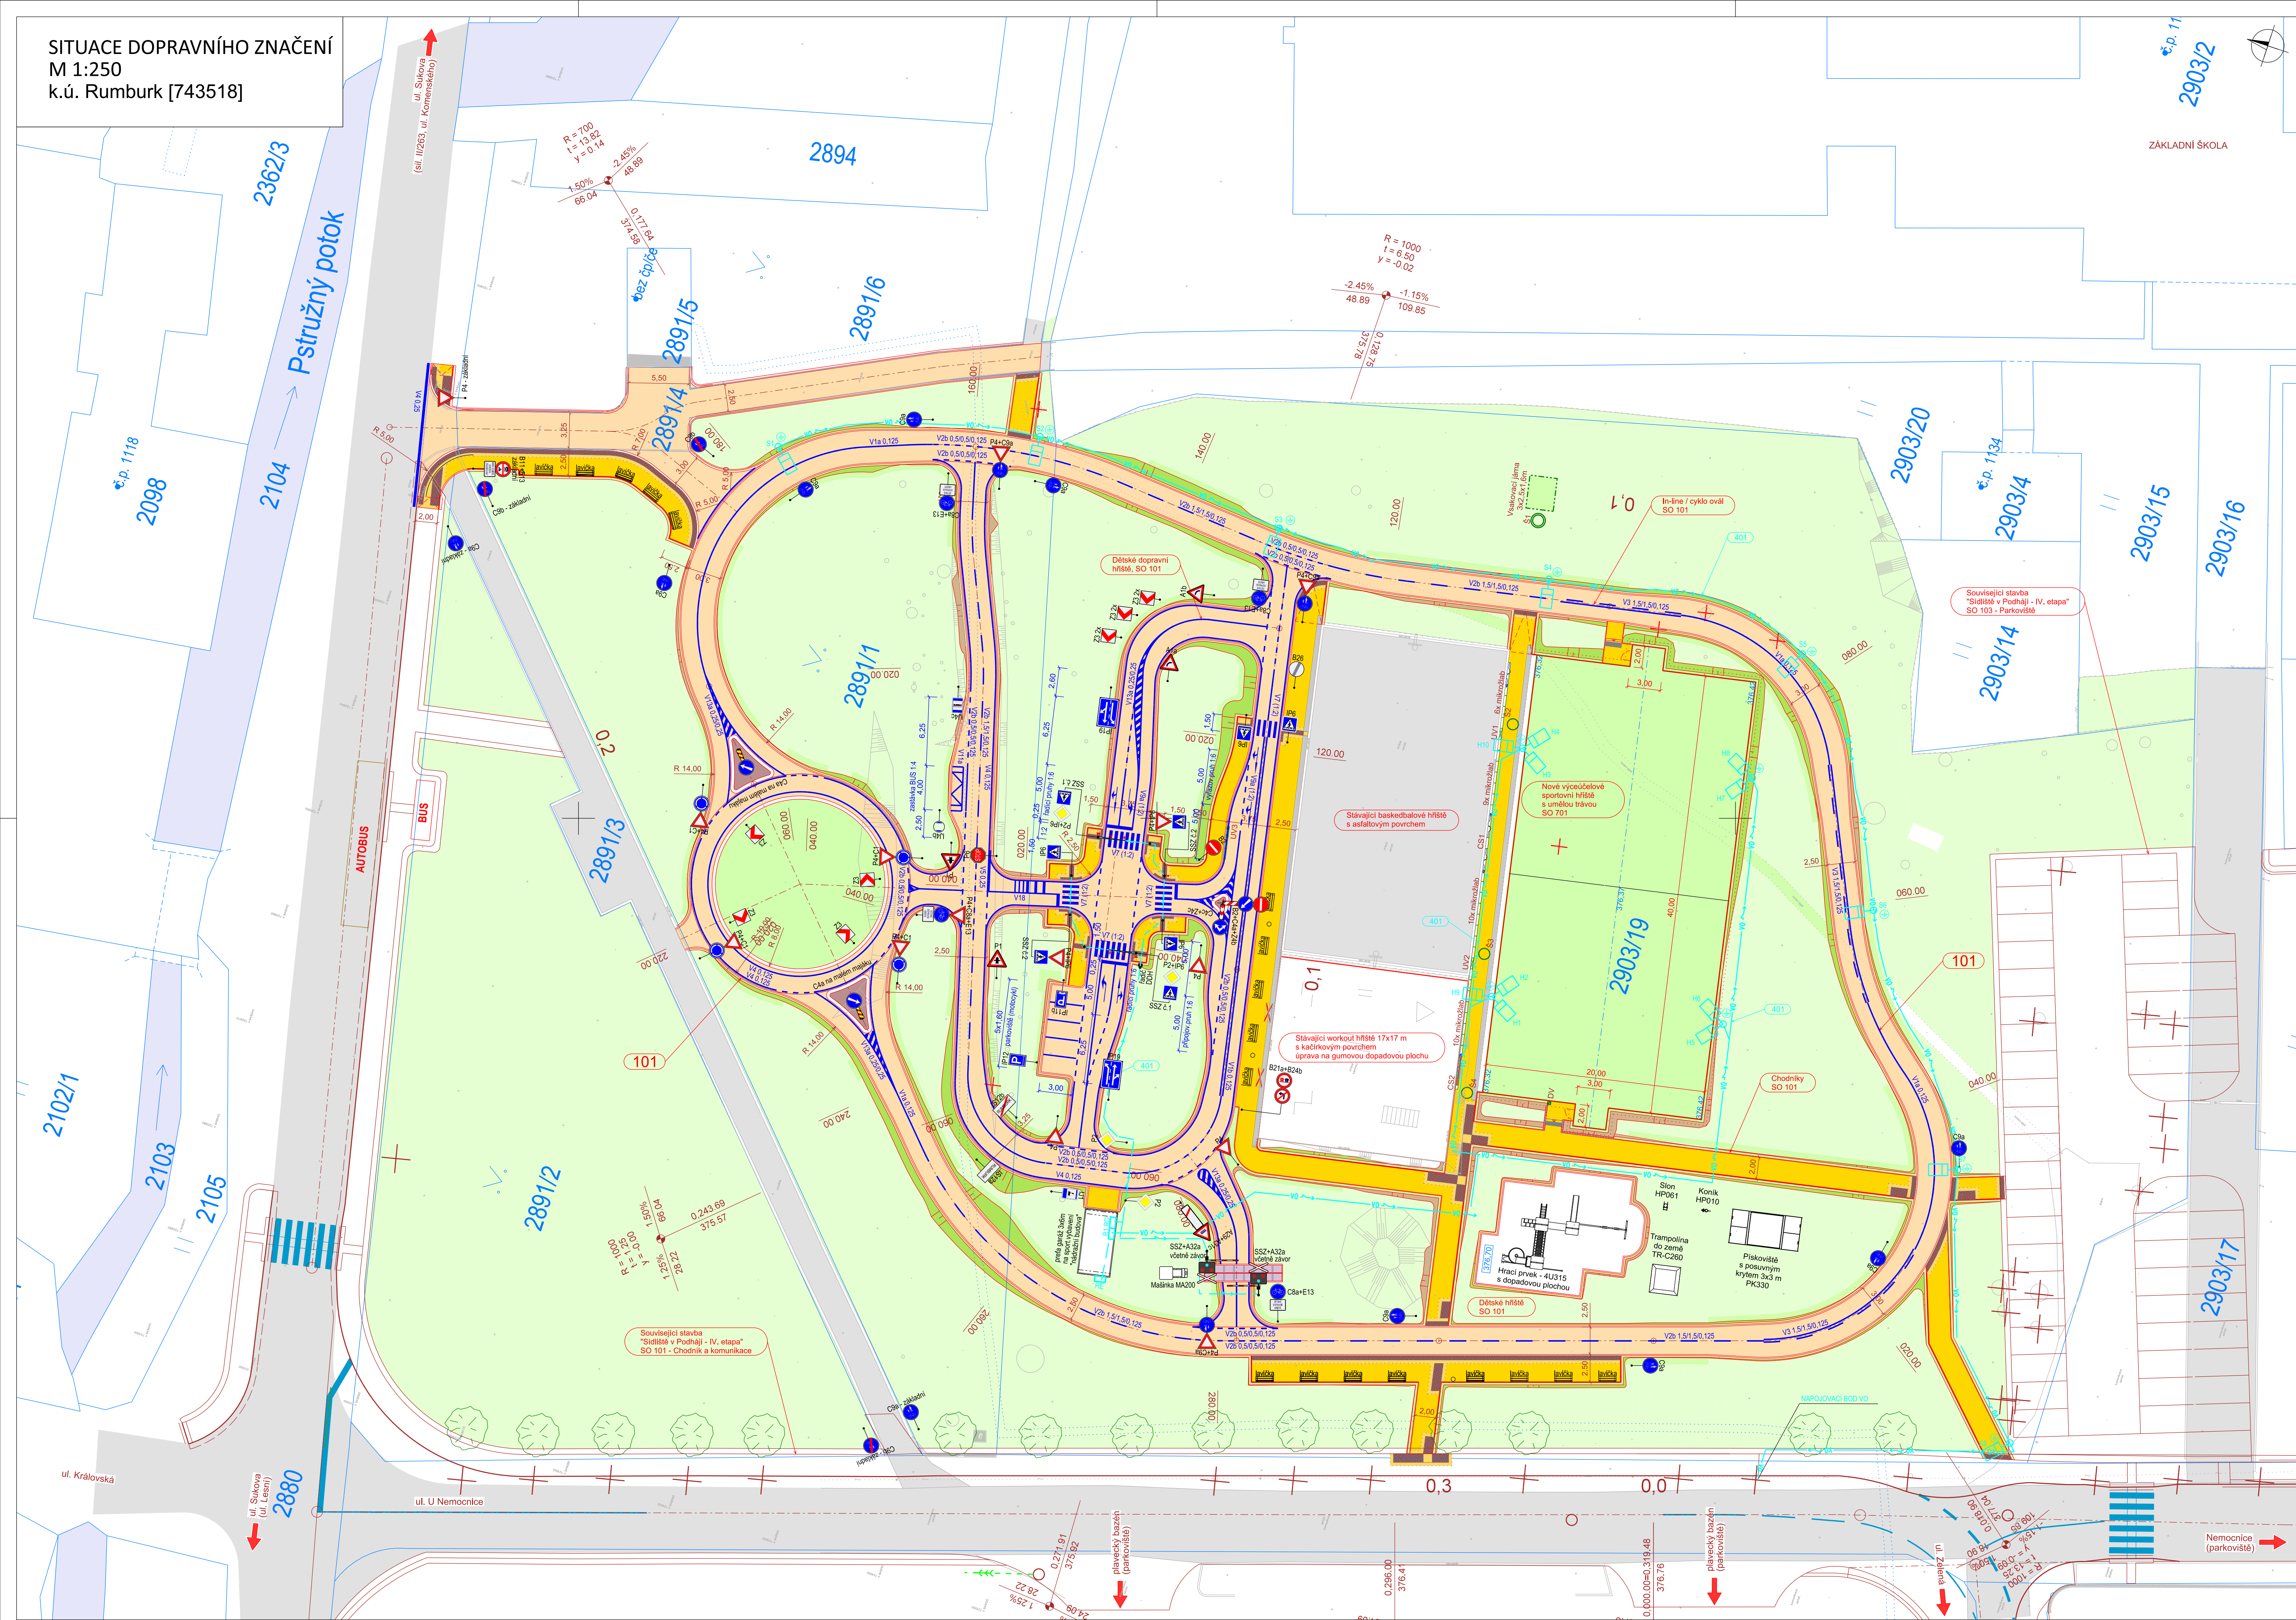


STAVEBNÍ OBJEKTY:
SO 101 - DOPRAVNÍ HRŠTĚ A OVÁL PRO INLINE BRUSLENÍ
SO 401 - VEŘEJNÉ OSVĚTLENÍ
SO 701 - SPORTOVNÍ HRŠTĚ

- LEGENDA:
- Nové hrany
 - Betonový obzubeník š. 150 mm
 - Betonový obzubeník š. 100 mm
 - Betonový obzubeník š. 50 mm
 - Betonový obzubeník š. 300 mm
 - Stavěcí sloup, zaměření
 - Nové vodotěsné dopravní značení
 - Hranice pozemků
 - Ústřední komunikace - asfaltobetonový kryt
 - Chodníky - bet. dlažba š. 60 mm
 - Chodníky - bet. dlažba š. 60 mm (bez žlábkových hran)
 - Chodníky - bet. dlažba š. 60 mm (červená, náleží)
 - Svahy zářezů - omlice s osvětlením
 - Svahy násepů - omlice s osvětlením
 - Stavěcí vozovka
 - Železnice
 - Plochy zvýšených směrůvých ostrůvků - bet. d. š. 60 mm
 - Nezpevněná krajnice - omlice s osvětlením
 - Povodní zelené plochy bez úpravy
 - Vodní plochy

PROVEDENÍ ZNAČEK DLE TP 65:
VŠECHNY ZNAČKY BUDOU PROVEDENY S ČINNOU PLOCHOU: RA1
VŠECHNY ZNAČKY BUDOU PROVEDENY VE VELIKOSTI: ZMENŠENÉ
VÝLOŽNÍKY: ZKS
RADIČ DOH: 1KS (kompletní dodání systému s vestavěným panelem, volbou režimu a možností dálkového ovládní)
ZÁVORY: 1x PAR (jednodílná varianta přehledných závor - obdoba závor v parkovacích domech)

PROVEDENÍ SSZ:
UMÍSTĚNÍ SLOUPŮ V OSÁCH PŘECHODŮ: 8 KS + 2KS U PŘEJEZDU CELKEM 10 KS
VELIKOSTI VŠECH SVĚTELNÝCH NAVĚŠTELEK VČETNĚ ŽEL. PŘEJEZDU: Ø100 MM
VÝLOŽNÍKY: ZKS
RADIČ DOH: 1KS (kompletní dodání systému s vestavěným panelem, volbou režimu a možností dálkového ovládní)
ZÁVORY: 1x PAR (jednodílná varianta přehledných závor - obdoba závor v parkovacích domech)

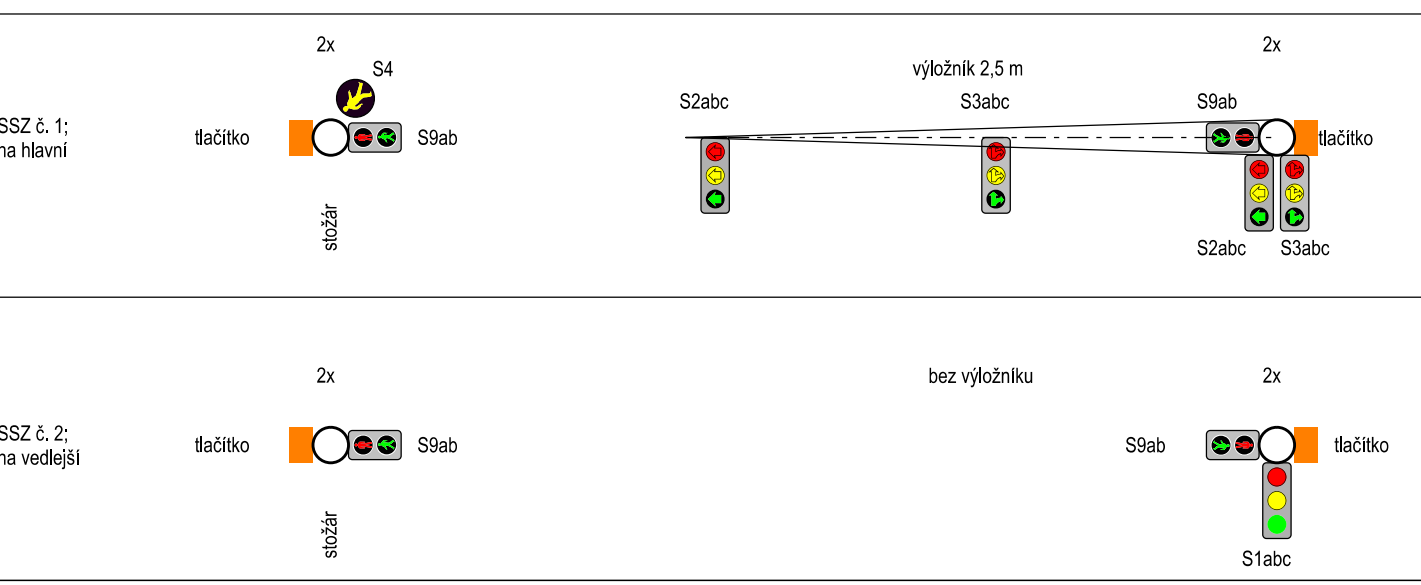

SOUŘADNICOVÝ SYSTÉM S-JTSK
VÝŠKOVÝ SYSTÉM Bpv

OBJEDNATEL
Město Rumburk
Třída 9 května č.p. 1366/48
408 01 Rumburk
IČO: 00261602
DIČ: CZ00261602

D DOKUMENTACE OBJEKTŮ

D.1.1. SO 101 - DOPRAVNÍ HRŠTĚ A OVÁL PRO INLINE BRUSLENÍ

STAVBA			FKPROJEKT	
DĚTSKÉ DOPRAVNÍ HRŠTĚ U BAZÉNU, RUMBURK			Sokolova 895, 468 02 Rychbův u Jablonce nad Nisou IČO: 00394937, IČ: 758 232 053 e-mail: kucera@fkprojekt.cz	
VYPRACOVAL ING. FILIP KUČERA	ZODPOVĚDNÝ PROJEKTANT ING. FILIP KUČERA	TECHNICKÁ KONTROLA ING. MICHAL BURDA	OBJEDNATEL Město Rumburk	2021-010
			DATUM 09/2021	DÚSP/PPDS
			MĚŘÍTKO 1:250	PÁŘE
PRÍLOHA			DOPRAVNÍ ZNAČENÍ	
			6.	