


KOORDINAČNÍ SITUACE STAVBY - 1. ČÁST
M 1:250

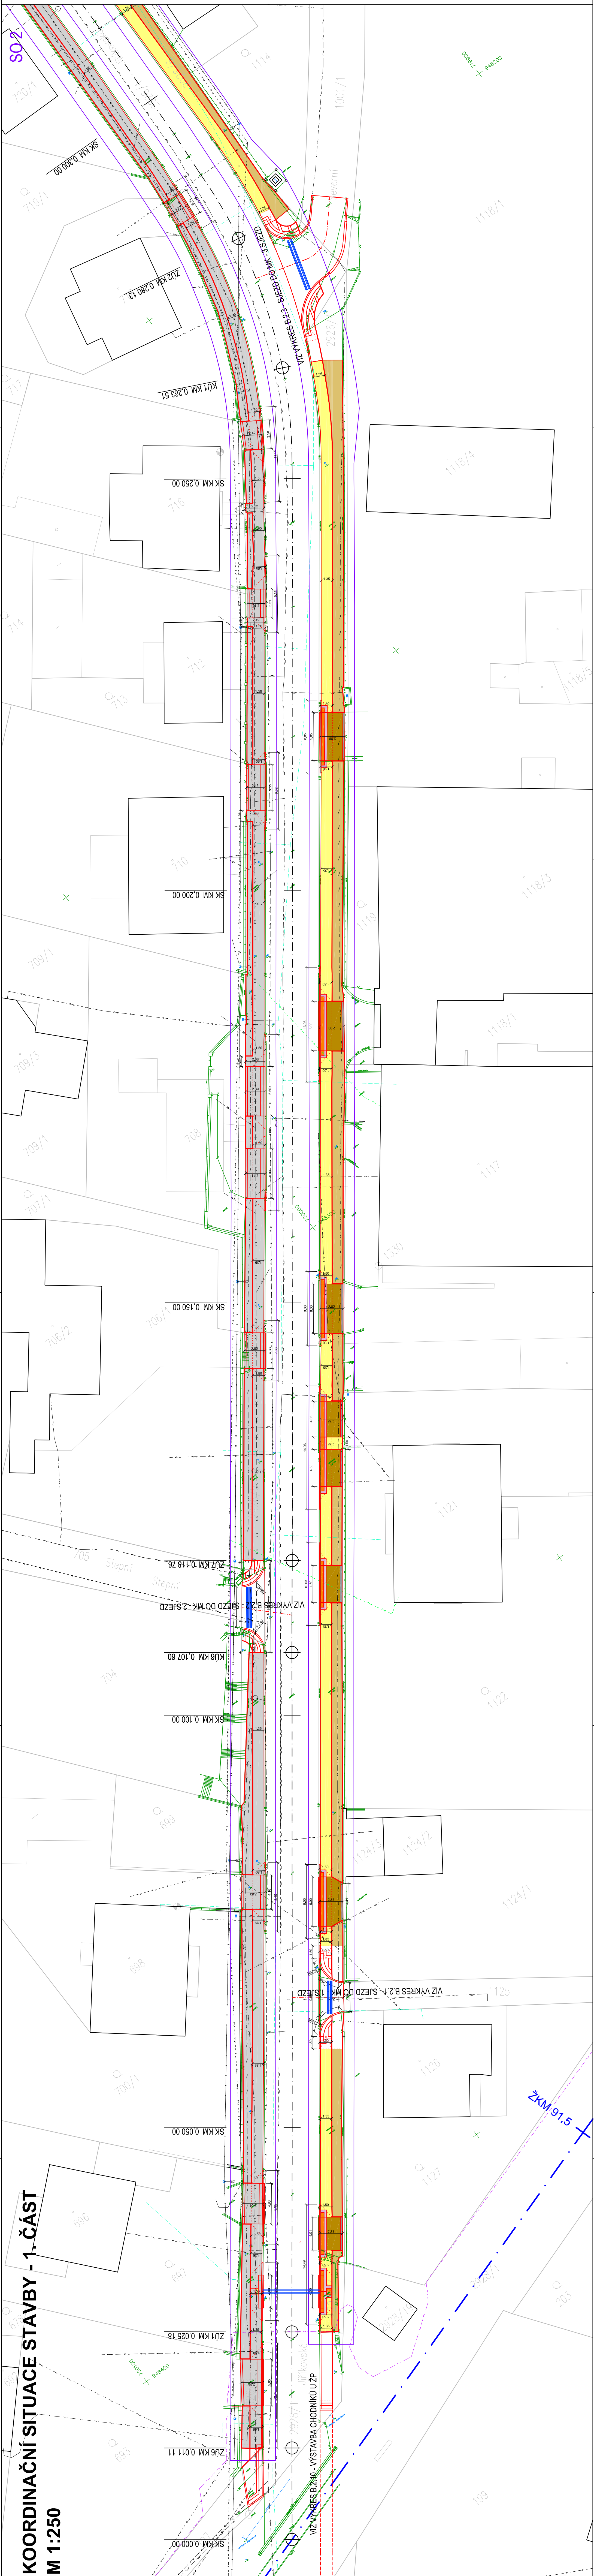

LEGENDA

- POJÍZDĚNÝ CHODNÍK - ZÁMKOVÁ DLÁŽBA
- CHODNÍK - ZÁMKOVÁ DLÁŽBA
- SIGNÁLNÍ A VAROVNÉ PÁSY - RELIEFNI ZÁMKOVÁ DLÁŽBA
- KAČÍREK - VÝPLŇ MEZI OBRUBNÍKY
- LENOVÁNÍ Š. 0,30m - BETONOVÁ DLÁŽBA 200x200mm BEZ ZKOSENÝCH HRAN
- STÁVAJÍCÍ CHODNÍKY
- BETONOVÉ OBRUBNÍKY - SILNICNÍ 0,15x0,25m A ZÁHONOVÝ 0,05x0,20m
- GEODETICKÉ ZAMĚŘENÍ STÁVAJÍCÍHO STAVU
- KATASTRÁLNÍ MAPA
- OBRYSY STÁVAJÍCÍCH OBJEKTŮ
- HRANY PLOCH
- HRANY ZMĚN SKLONŮ
- OSA KOMUNIKACE - UL. JIRÍKOVSKÁ
- OSA ŽELEZNIČNÍ TRATE RUMBURK - JIRÍKOV
- STÁVAJÍCÍ NADZEMNÍ VEDENÍ KABELŮ NÍZKÉHO NAPĚTÍ - ČEZ
- STÁVAJÍCÍ NADZEMNÍ VEDENÍ KABELŮ NÍZKÉHO NAPĚTÍ - NEZNÁMÝ SPRÁVCE
- STÁVAJÍCÍ PODZEMNÍ VEDENÍ KABELŮ NÍZKÉHO NAPĚTÍ - ČEZ
- STÁVAJÍCÍ VEDENÍ DEŠŤOVÉ KANALIZACE - SČVK
- STÁVAJÍCÍ VEDENÍ RADU JEDNOTNÉ KANALIZACE - SČVK
- STÁVAJÍCÍ VEDENÍ NEFUNKČNÍHO PLYNOVODU - RWE
- STÁVAJÍCÍ VEDENÍ STŘEDOTLAKÉHO PLYNOVODU - RWE
- STÁVAJÍCÍ PODZEMNÍ VEDENÍ METALICKÝCH NEBO OPTICKÝCH KABELŮ - O2
- STÁVAJÍCÍ NADZEMNÍ VEDENÍ METALICKÝCH NEBO OPTICKÝCH KABELŮ - O2
- STÁVAJÍCÍ PODZEMNÍ VEDENÍ TELEKOMUNIKAČNÍHO KABELU - ČD
- STÁVAJÍCÍ PODZEMNÍ VEDENÍ KABELU VĚŘEJNÉHO OSVĚTLENÍ - MĚSTO RUMBURK
- STÁVAJÍCÍ VEDENÍ VODOVODNÍHO RADU - SČVK

PŘESNÉ VYZNAČENÍ VŠECH PODZEMNÍCH VEDENÍ A ZAŘÍZENÍ NA POVRCHU ZAJISTÍ INVESTITOR PODLE ZÁKONA
Č. 200/94 Sb. (ZÁKON O ZEMĚMĚŘICTVÍ), VČETNĚ PODZEMNÍCH ZNAČENÍ.
POLOHA INŽENÝRSKÝCH SÍŤÍ NA VÝKRESE JE ZAKRESLENA POUZE ORIENTAČNĚ.

INVESTOR: MĚSTO RUMBURK UL. S. KŘIVK 1356/48 408 01 RUMBURK		PROJEKTANT: ProProjekt Komenského 1173 408 01 RUMBURK • PROJEKTOVÁNÍ STAVBY • INŽENÝRSKÁ ČINNOST • DOZOROVÁNÍ STAVBY www.proprojekt.cz	
MĚSTO: K.O. RUMBURK UL. S. KŘIVK 1356/48 2926/10, 2926/11, 2926/12		PROJEKTANTŮV ČÍSLO: 2926/10, 2926/11, 2926/12	
STAVBA: REKONSTRUKCE CHODNÍKU UL. JIRÍKOVSKÁ, RUMBURK		VÝKRES: B. SOUHRNNÉ ŘEŠENÍ STAVBY	
VÝKRES:		ČÍSLO VÝKRESU: B.2.1.	
Hlavní inženýr projektu: Ing. Jiří Čobl		Výpracoval: Pavel Janoušek	
Datum: 04/2023		Číslo zakázky: 2014250	
Formát: 7x44		Příloha: DPS	
Měřítko: 1:250		Revize: B.2.1.	